


LEGENDA

Značka	Popis
	Spínač jednopólový, řazení 1So, (IP 44), 10A/250 V
	Spínač programovatelný s detektorem pohybu, (IP 44), 10A/250 V
	Přepínač střídavý, řazení 6, (IP 44), 10A/250 V
	Přepínač dvojitý střídavý, řazení 5B, (IP 44), 10A/250 V
	Přepínač sériový, řazení 5A, (IP 44), 10A/250 V
	Sporáková přípojka 16A/400V
	Zásuvka jednonás. s ochr. kolíkem a clonkami, 16A/250V, 2P+PE (IP 44)
	Zásuvka dvojnás. s ochr. kolíkem a clonkami, 16A/250V, 2P+PE (IP 44)
	4xzásuvka jednonás. s ochr. kolíkem a clonkami, 16A/250V, 2P+PE (IP 44) pro VT
	Ráměček pro elektroinst. př. V5-vodotrvný pětínásobný, SZ-svislý dvojnásobný
	Detektor pohybu typ TEXECOM Premier Elite DT
	Box kamera, TD/N, 700TVL (960H), BakFocus, WDR, VA, 12/24V
	Krabice KP 125 E se svorkovnicí EPS
	Rozvaděč pro slaboproud
	Rozvodnice motorová okružová
	Kabelový svazek
	Zásuvkové vedení
	Světelné vedení
	Kabelové vedení kabelem SYKFY 4x2x0,5
	Bezpečnostní koax. kabel RG 59 s nap.
	Vedení pro ochranné pospojování
	Elektroinstalační kanál EKE 180x60 se stínícím kanálem SK 40x20
	Svítilno zářivkové stropní typ EXX 24 I4 IZ
	Svítilno zářivkové stropní s nouzovým modulem typ EXX 24 I4 IZ EM
	Svítilno zářivkové stropní/nástěnné typ EXX 28 IZ IZ
	Svítilno zářivkové stropní typ EXX 35 I2 IZ
	Svítilno zářivkové stropní s nouzovým modulem typ EXX 35 IZ IZ EM
	Svítilno zářivkové nástěnné pro nouzové osvětlení 8W/1 hod. typ EXX AE508
	Svítilno zářivkové stropní pro nouzové osvětlení 8W/1 hod. typ EXX AE508 FL

V případě, že jsou v projektové dokumentaci uvedené konkrétní typy výrobků, nejsou závazné, je možné je zaměnit za výrobky stejné případně vyšší kvality, se stejnými případně lepšími technickými parametry.
V případě změny typových svítidel uvedených ve výpočtu osvětlení musí být proveden nový výpočet na použitá svítidla!

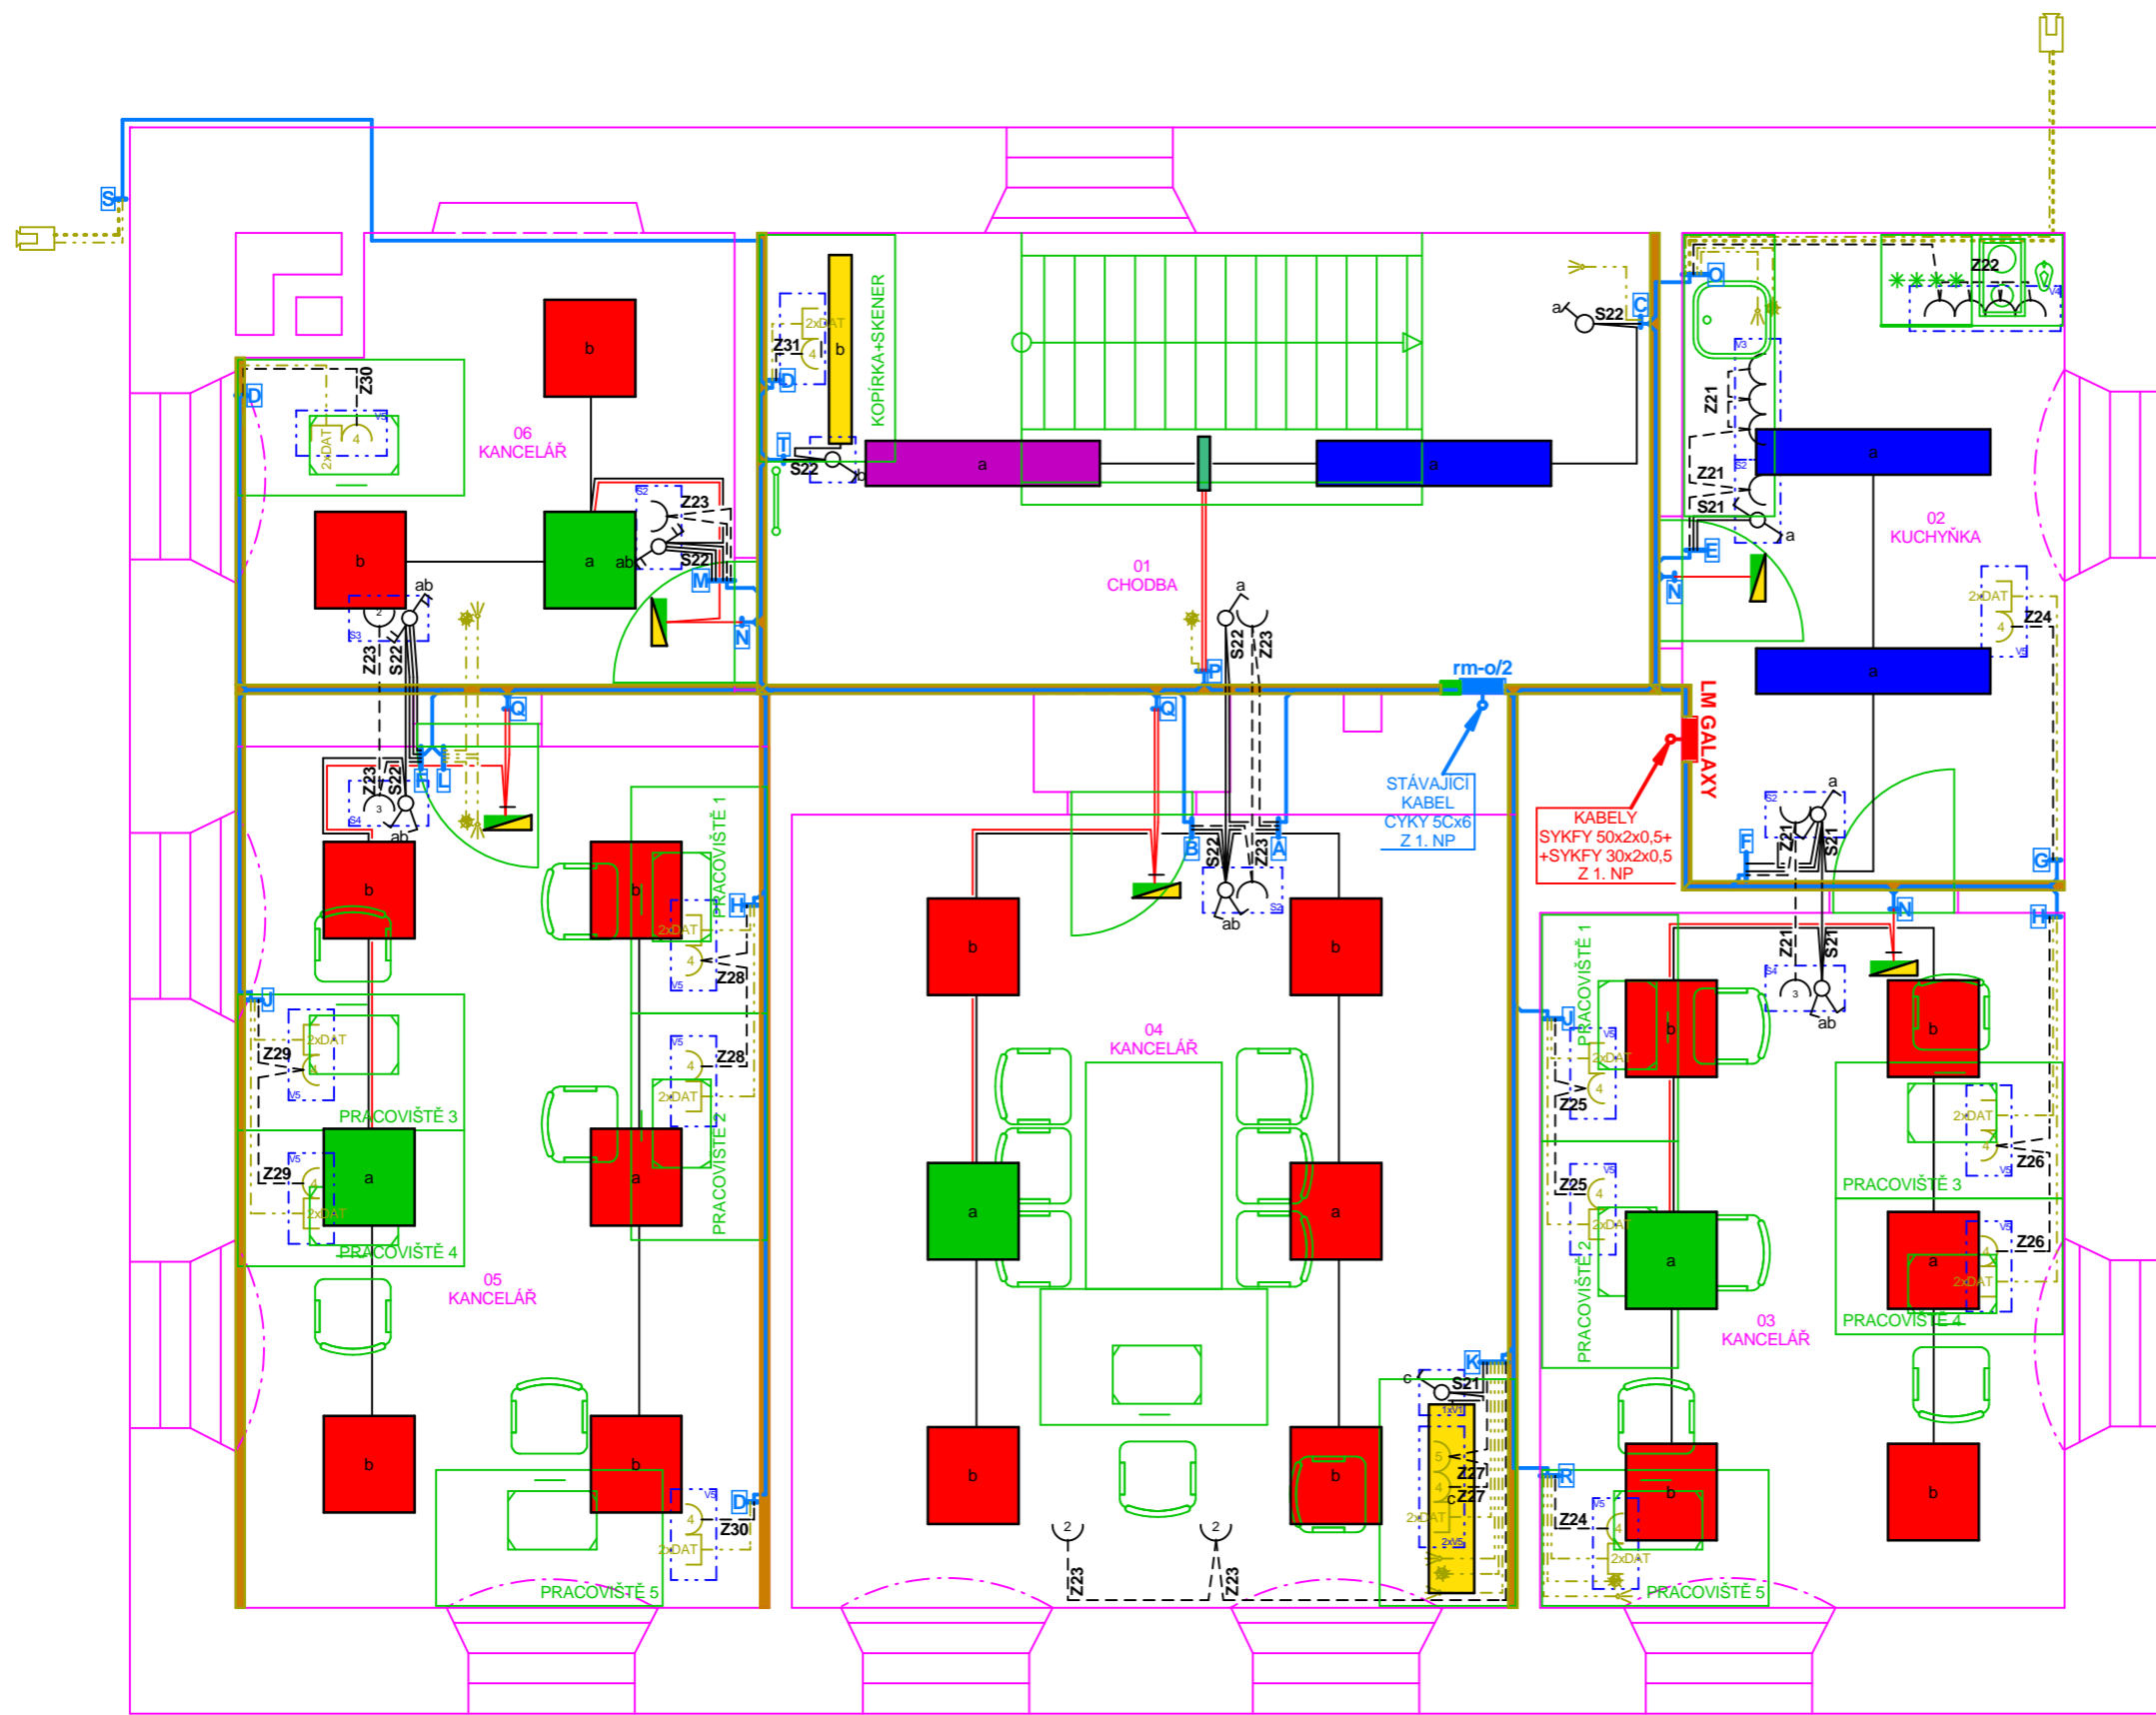

A	CYKY 3Cx1,5 CYKY 3Cx2,5 CYKY 3Cx1,5	B	CYKY 3Cx2,5 CYKY 3Cx1,5	C	SYKFY 4x2x0,5 CYKY 3Cx1,5	D	SYKFY 4x2x0,5 CYKY 3Cx2,5	E	CYKY 3Cx2,5 CYKY 3Cx1,5 CYKY 2Ax1,5	F	CYKY 3Cx1,5 CYKY 3Cx2,5	G	CYKY 3Cx2,5 SYKFY 4x2x0,5	H	CYKY 3Cx2,5 SYKFY 4x2x0,5 CYKY 3Cx2,5	I	SYKFY 4x2x0,5 SYKFY 4x2x0,5 CYKY 3Cx2,5		
K	CYKY 3Cx1,5 CYKY 3Cx2,5 SYKFY 4x2x0,5 RG 59+NAP.	L	SYKFY 4x2x0,5 SYKFY 4x2x0,5 CYKY 3Cx2,5	M	CYKY 2Ax1,5 CYKY 2Ax1,5 CYKY 3Cx1,5 CYKY 3Cx2,5	N	(N)HXH-J 3x 1,5	O	SYKFY 4x2x0,5 RG 59+NAP. SYKFY 4x2x0,5 CYKY 3Cx2,5	P	SYKFY 4x2x0,5 (N)HXH-J 3x 1,5 (N)HXH-J 3x 1,5	Q	(N)HXH-J 3x 1,5 (N)HXH-J 3x 1,5	R	SYKFY 4x2x0,5 SYKFY 4x2x0,5 SYKFY 4x2x0,5 CYKY 3Cx2,5	S	SYKFY 4x2x0,5 RG 59+NAP.	T	CYKY 3Cx1,5

Ochrana před nebezpečným dotykem podle ČSN 33 2000-4-41 ed.2
 - Ochranné opatření : automatickým odpojením od zdroje
 - Základní ochrana : základní izolací, krytem a přepážkami
 - ochrana při poruše: automatickým odpojením od zdroje při jedné poruše v síti TN

Vnější vlivy určeny podle ČSN 33 2000 - 5 - 51 ed.3
 čl. 321.2 - AB - 5
 čl. 322.1 - BA - 1
 čl. 323.2 - CB - 1

Krytí dáno typem rozvodnic!
 IP 30/20

Poznámka:

- rozvod pro silnoproudý proveden kabely CYKY uloženými volně v parapetním kanálu a pod omítkou
- rozvod pro slaboproudý proveden kabely SYKFY uloženými volně v parapetním kanálu a trubce MONOFLEX 1420 pod omítkou
- spínače přepínače a zásuvky vedle nich budou osazeny ve výšce 1,0 - 1,2 m nad úrovní podlahy
- zásuvky pro VT budou osazeny ve výšce 0,2 m nad úrovní podlahy společně s datovými zásuvkami
- pod okružovou rozvodnicí bude osazena krabice KO 125 E se svorkovnicí EPS pro připojení na ochranné posp., svorkovnice bude propojena s vodičem PEN v rozvodnici rm-o vodičem CY 6 ZŽ, pospojování bude provedeno vodičem CY 6 ZŽ

Proudový systém: 3 PEN stř. 50 Hz, 400 V / TN - C
 Tento výkres je originál, bez souhlasu autora je jeho kopírování trestné dle §2, §6, §25 a §100, Zákona č. 121/2000 Sb. o autorském právu.

Hlavní projektant - PROJEKČNÍ KANCELÁŘ Pavel Stejskal Odboje 1045/3, 356 01 Sokolov AT 0300714		Razisko:
Vypracoval:	Projektoval:	
Pulkert Petr, Valdštejnova 19, 350 02 Cheb tel. 777 600 749, email: p.pulkert@seznam.cz		
Objednatel:	ČR - Krajské ředitelství policie Karlovarského kraje se sídlem Sokolovská 108/A, 360 05 Karlovy Vary	Odpovědný projektant Pavel Stejskal č.č. 0300714
Akce:	Kraj: Karlovarský	Druh dokumentace: DSR
KONTAKTNÍ A KOORDINAČNÍ CENTRUM II Krajské ředitelství policie Karlovarského kraje objekt OOP - BOCHOV, Pražská 250		Číslo zakázky: 201514
		Počet formátů A4: 4
Datum dokončení: 03/2015		Měřítko: 1 : 50
Objekt:	ELEKTROINSTALACE A SLABOPROUD	Paré: SO
		1 D.1.4.2.